



Detalhe Coluna de Ventilação

Escala: 1/20

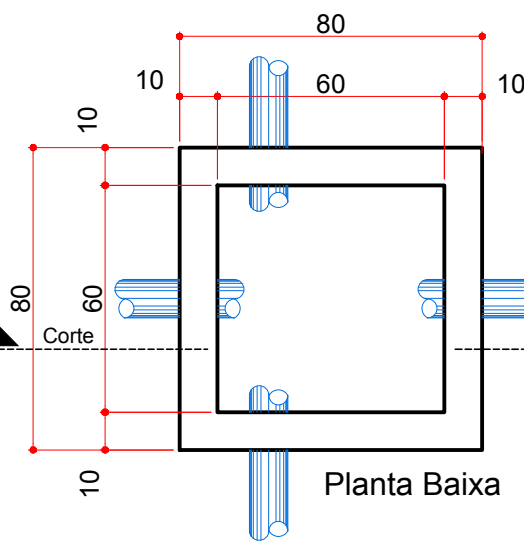


Detalhe Caixa de Inspeção Simples

Escala: 1/20

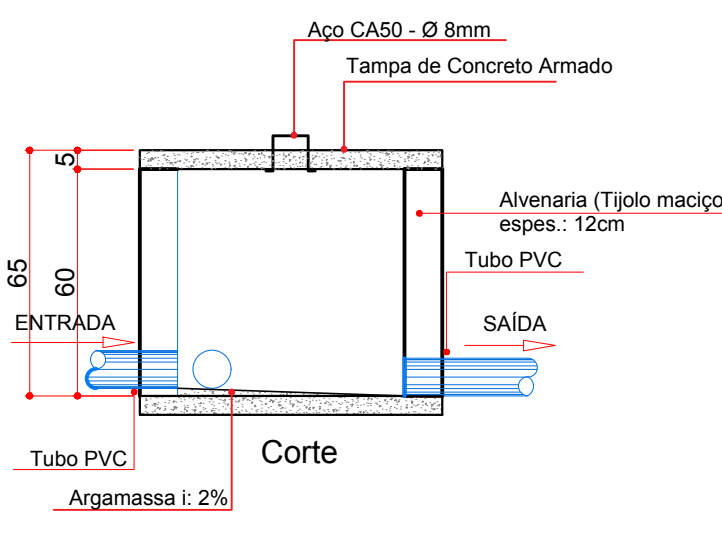

Detalhe Instalação dos Pontos de Esgoto na Parede


Escala: 1/20

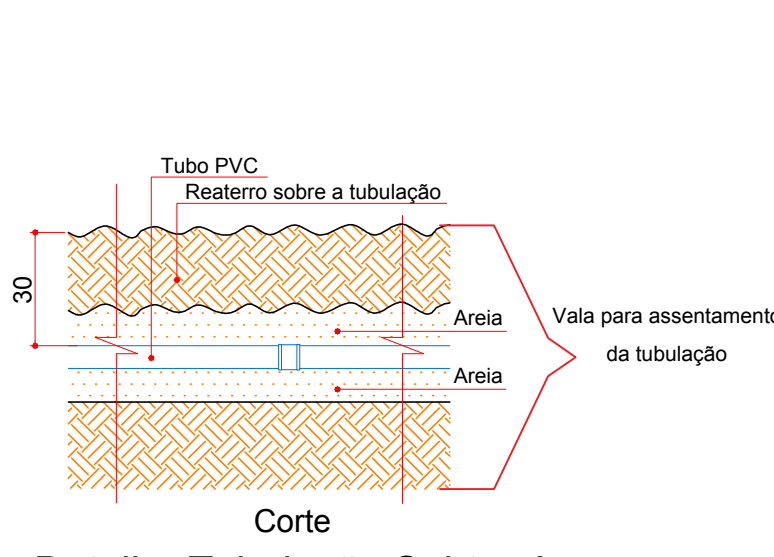

Detalhe Tubulação Subterrânea

Escala: 1/20

LEGENDA DAS SIMBOLOGIAS		LEGENDA DAS INDICAÇÕES	
	Caixa Sifonada		CE - Caixa de Inspeção
	Caixa de Inspeção Simples		CV - Coluna de Ventilação
	Curva 90° longa		Tubulação que desce
	Joelho 45°		Tubulação que sobe
	Joelho 90° - coluna bolsa		Rede de Esgoto
	Junção Simples		Rede de Ventilação
	Ramais de Ventilação		

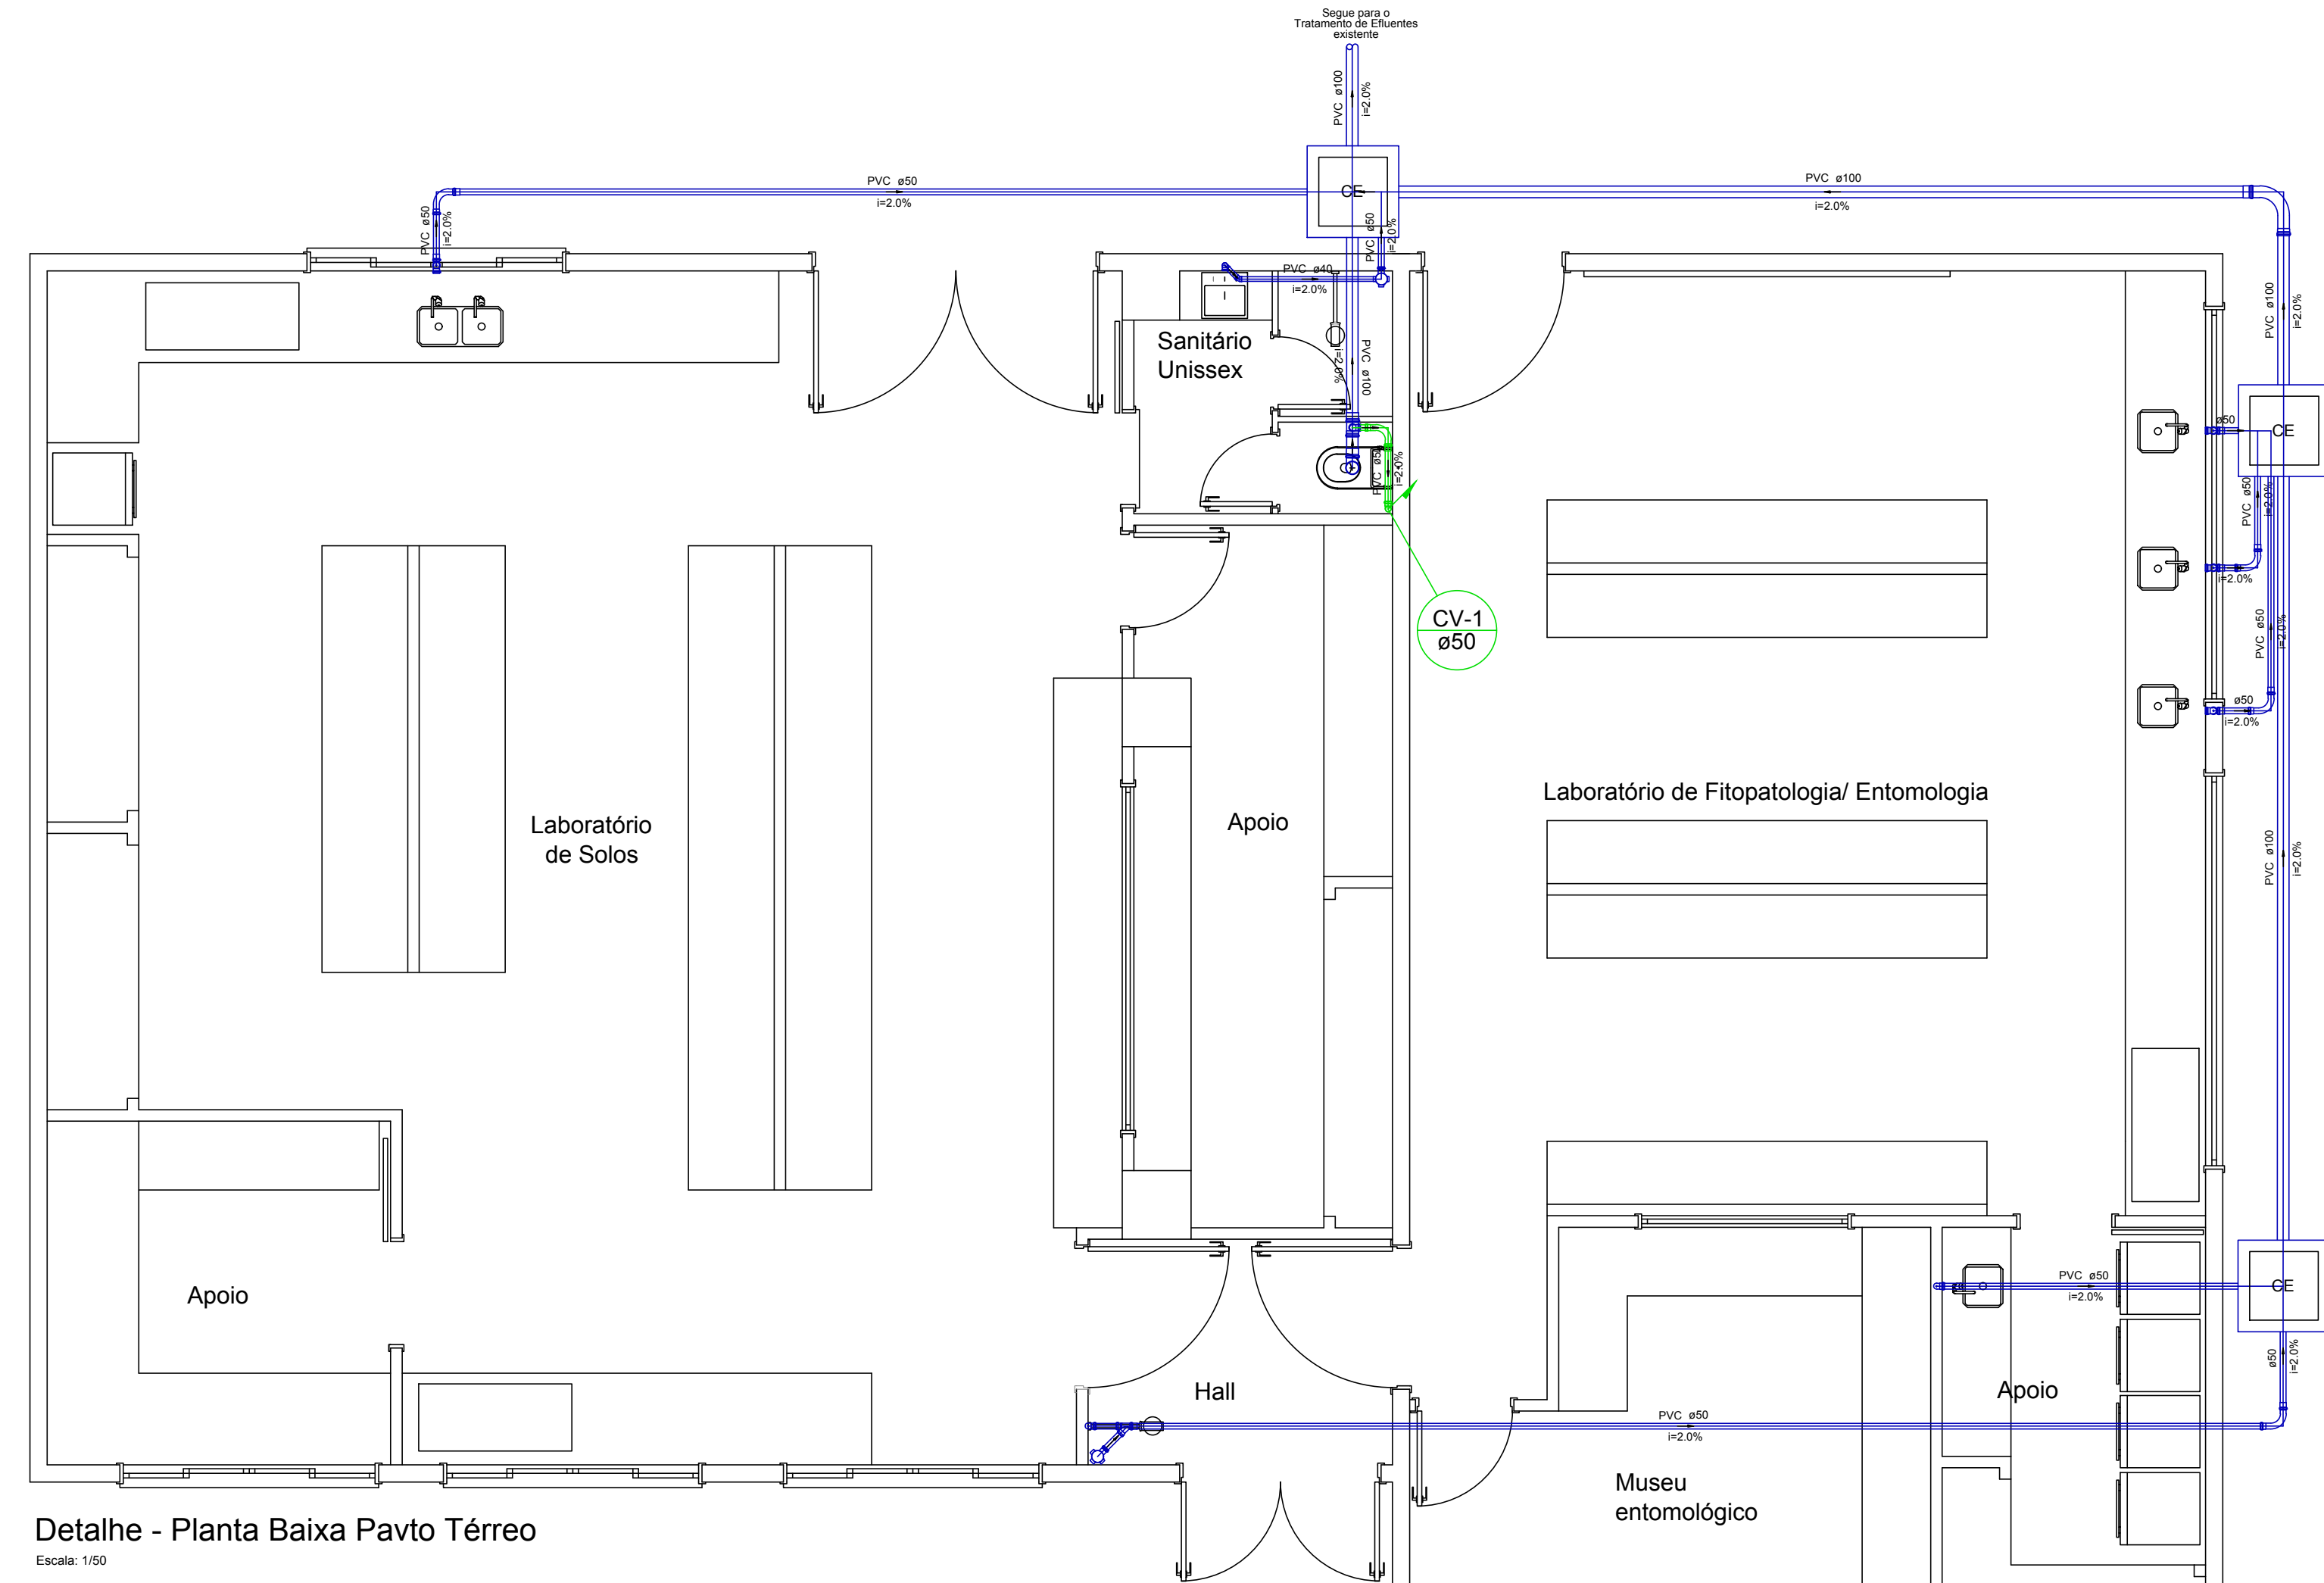

Detalhe - Planta Baixa Pavto Térreo

Escala: 1/50

<div></div> <div><p>INSTITUTO FEDERAL DE EDUCAÇÃO, CIÊNCIA E TECNOLOGIA CATARINENSE Campus Concórdia</p></div>		<div></div> <div><p>Rua Romano Ancelmo Fontana, 410 Centro - Concórdia/SC</p></div>	
Campus Concórdia			
Rod. SC 283, km 08 - Fragosos			
CONTRATANTE		AUTORIA DO PROJETO	
<div><div></div><div>Nelson Geraldo Golynski Diretor Geral Campus Concórdia</div></div>		<div><div></div><div>Gerson Renato Magarinos Eng. Civil - CREA/SC 025924-0</div></div>	
NOME/DESCRIÇÃO DE PROJETO			
LABORATÓRIOS DE SOLOS E FITOPATOLOGIA/ENTOMOLOGIA			
TÍTULO DO DESENHO			
DETALHE EM PLANTA BAIXA , DETALHES CONSTRUTIVOS E ESPECIFICAÇÕES			
OBJETIVO DO PROJETO		TIPO DE PROJETO	
REFORMA		INSTALAÇÕES SANITÁRIAS	
AUTORIA DO DESENHO		ÁREA DO PROJETO	
Leonardo André Piovesan		223,06 m²	
CIDADE/ UF		REVISÃO Nº	
Concórdia/ SC		01	
DATA		ESCALA	
Julho/ 2017		Indicada	
		REFERÊNCIA	
		01/01	